

wies Łojewo

kerg 1114 102

PROJEKT ZAGOSPODAROWANIA TERENU cz. 1a

1:1000

USŁUGI GEODEZYJNE

38-100
tel. 353-13
raswar

BIURO PROJEKTÓW BUDOWNICTWA
KOMUNALNEGO W BYDGOSZCZY




Obiekt	sanitarna	PB/PW	Bd 3993
Skanalizowanie rejonu ŁOJEWA gmina INOWROCŁAW	Branża	Stadium	Nr zlecenia
	Autor projektu	mgr inż. M. Langner inż. A. Majder	
Przedmiot opracowania	Sprawdził	inż. J. Brzeski	
PROJEKT ZAGOSPODAROWANIA TERENU cz. 1a	09.2003	1:1000	4
	Data	Skala	Nr rysunku

inż. Jan Brzeski
Upr. bud. nr 2387/60 KBUA 1960.09.23
z zakresu urządz. w-k, c. o. i gaz. wg art. 367.
Upr. bud. nr 3, 85/Bg PWRN-Bydg., 1965.11.26
z zakresu inż. sanit. wg § 5 Zarz. Prezesa CUGW.
Rzecznikawca budowl. w specj. instalacyjno-
inżynieryjnej w zobr. wodoc. i kanaliz.

mgr inż. MARIA LANGNER
nr uprawnień w zakresie:
- sieci sanitarnych NB-7210/3/79
- inst. sanit. i ochrony środowiska
GP-KZ-7342/21/94

STANOWISKO PODMIOTU - GEODEZYJNY OŚRODEK PRACOWNI
GEODEZYJNEJ I KARTOGRAFICZNEJ W INOWROCŁAWIU
W obszarze oznaczonym linią c.k.p.s.c.
dokonano aktualizacji treści mapy zasadniczej.
Dokumenty z pomiaru uzupełniającego przyjęto
do zasobu powiatowego w dniu
Niniejsza mapa może służyć do celów projektowych.
Projektowane obiekty budowlane wymagające
pozwolenia na budowę podlegają wytyczeniu
i inwestarzacji powiatowemu przez jednostki
uprawnione do wykonywania prac geodezyjnych.

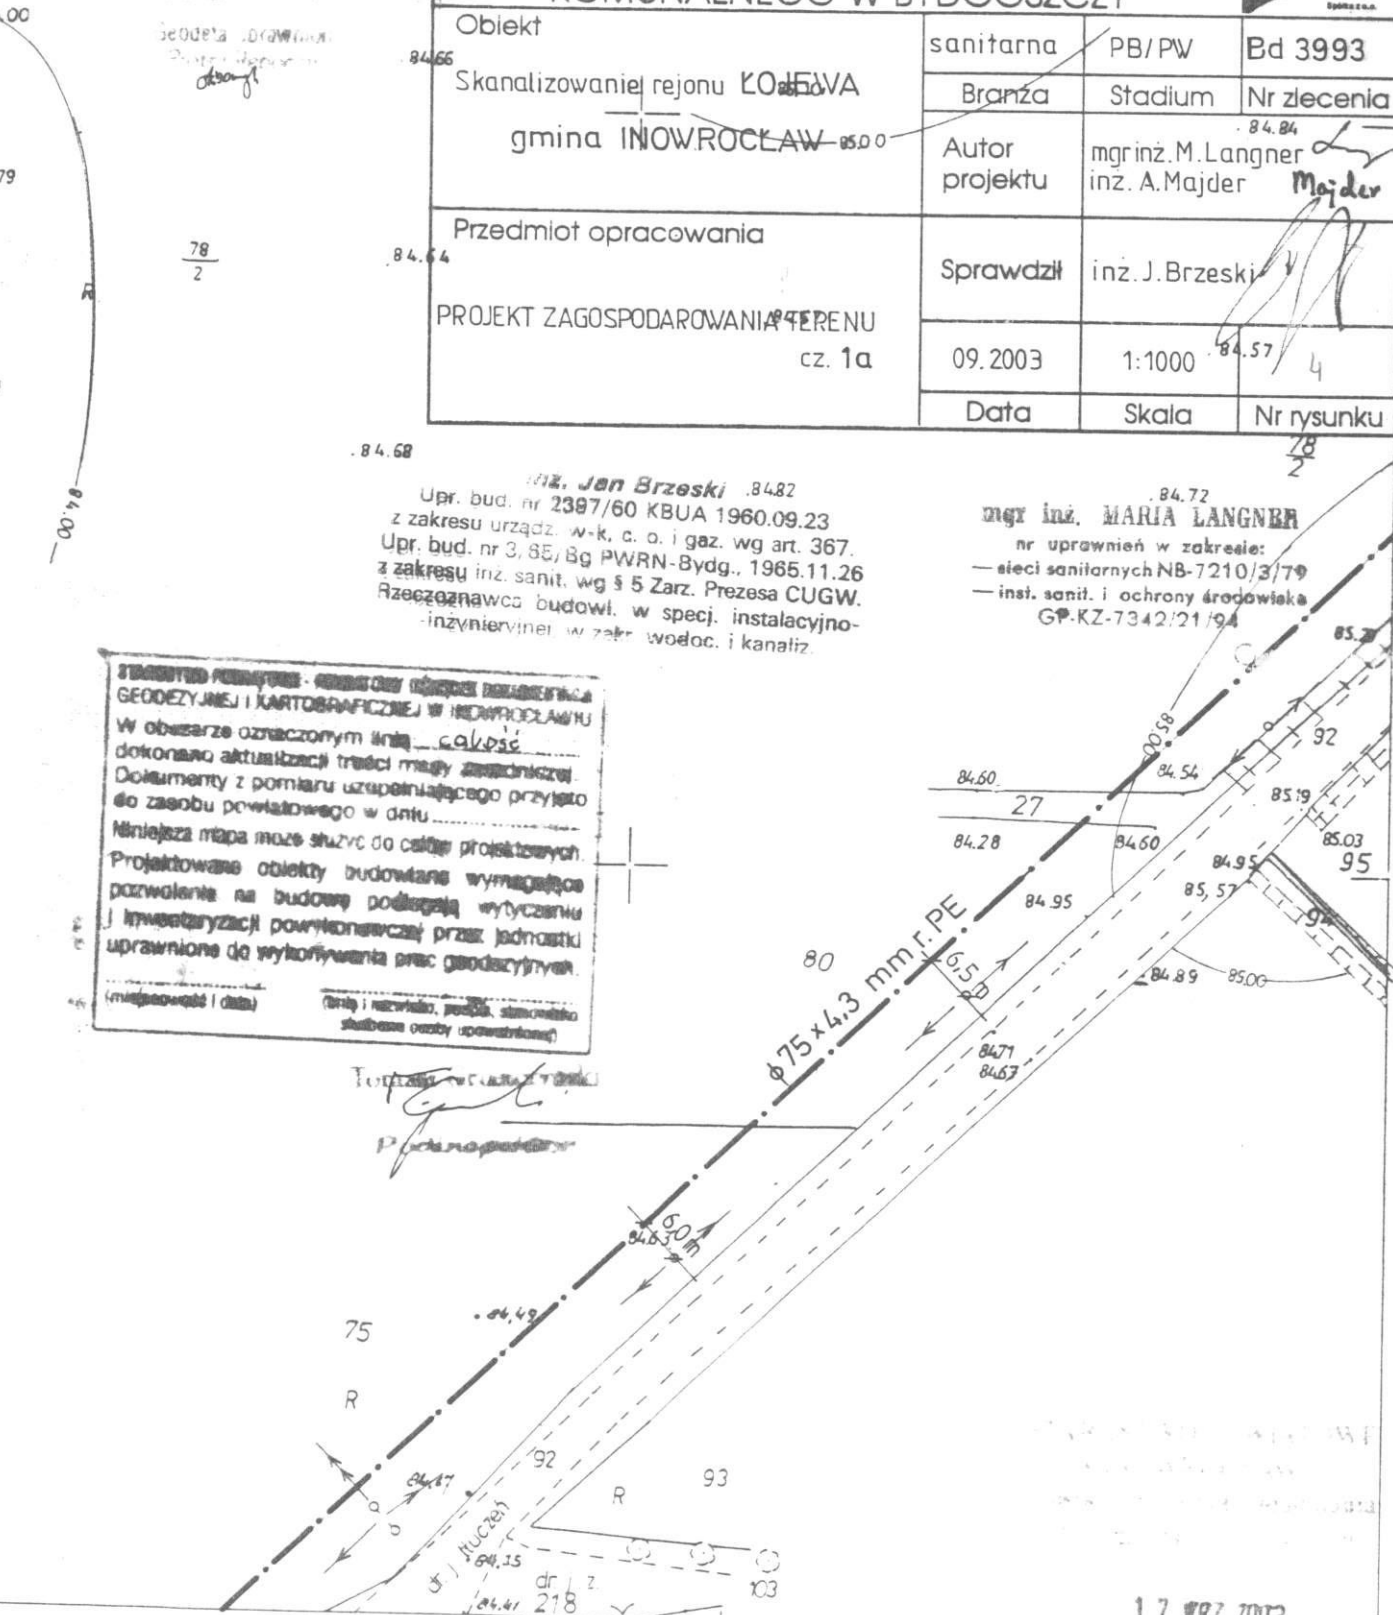

SKALA 1:1000

wieś Łojewo
karg 1114/02

USTAWA O WYMIARACH


WYMIARÓW

WYMIARÓW

Geodeta uprawniony
Dostr. (Miejscowy)
68009

Pdt-7

PROJ. PRZEPOMP. ŚC. PRZYDOMOWA

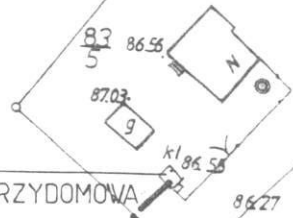

mgr inż. MARIA LANGNER
nr uprawnień w zakresie:
— eleci sanitarnych NB-7210/3/79
— inst. sanit. i ochrony środowiska
GP-KZ-7342/21/94

inż. Jan Brzeski
Upr. bud. nr 2397/60 KBUA 1960.09.23
z zakresu urządz. w-k, c. o. i gaz. wg art. 36
Upr. bud. nr 3/65/Bg PWRN-Bydgosz., 1965.11.
z zakresu inż. sanit. wg § 5 Zarz. Prezesa CUG
Rzeczoznawca budowl. w specj. instalacyjn
inżynierii w zakr. wodoc. i kanaliz.

PROJEKT ZAGOSPODAROWANIA TERENU

cz. 1b

1:1000

BIURO PROJEKTÓW BUDOWNICTWA
KOMUNALNEGO W BYDGOSZCZY



Obiekt	sanitarna	PB/PW	Bd 3993
Skanalizowanie rejonu ŁOJEWA gmina INOWROCLAW	Branża	Stadium	Nr zlecenia
Przedmiot opracowania	Autor projektu	mgr inż. M. Langner <i>Langner</i> inż. A. Majder <i>Majder</i>	
PROJEKT ZAGOSPODAROWANIA TERENU cz. 1b	Sprawdził	inż. J. Brzeski <i>Brzeski</i>	
	09.2003	1:1000	5
	Data	Skala	Nr rysunku

STANOWISKO PRACOWNIKA - INSTYTUTU GOSPODARSTWA
GEODEZYJNEJ I KARTOGRAFICZNEJ W INOWROCLAWIU
W obszarze oznaczonym literą całość
dokonano aktualizacji treści mapy zasadniczej
Dokumenty z pomiaru uzupełniającego przyjęto
do zasobu powiatowego w dniu.....
Niniejszy mapo może służyć do celów projektowych
Projektowane obiekty budowlane wymagające
pozwolenia na budowę podlegają wytyczeniu
i inwestarzacji powyższej przez jednostki
uprawnione do wytyczania prac geodezyjnych.
Geodeta i data: Inż. Jan Brzeski, 09.2003
data pomiaru:

MAPA 365.131.194

17 WRZ 2003

